




	Alimentazione TT
	Cassetta di derivazione
	Cassetta frutti
	Lampada a fluorescenza
	Lampada a parete
	Presa
	Pulsante luminoso
	Quadro

Piano terra - impianto elettrico			
Edificio	Committente	Tecnico	
Impianto	Tavola Tavola 0 - Piano T	P.IVA: Data 26-02-2019	Scala 1:100




	Cassetta di derivazione
	Cassetta frutti
	Interruttore unipolare
	Lampada
	Lampada a parete
	Presa
	Presa Antenna TV/SAT
	Presa Telefono
	Pulsante
	Pulsante luminoso
	Quadro

Piano primo - impianto elettrico			
Edificio	Committente	Tecnico	
Impianto	Tavola Tavola 1 - Piano 1	Data 26-02-2019	Scala 1:100

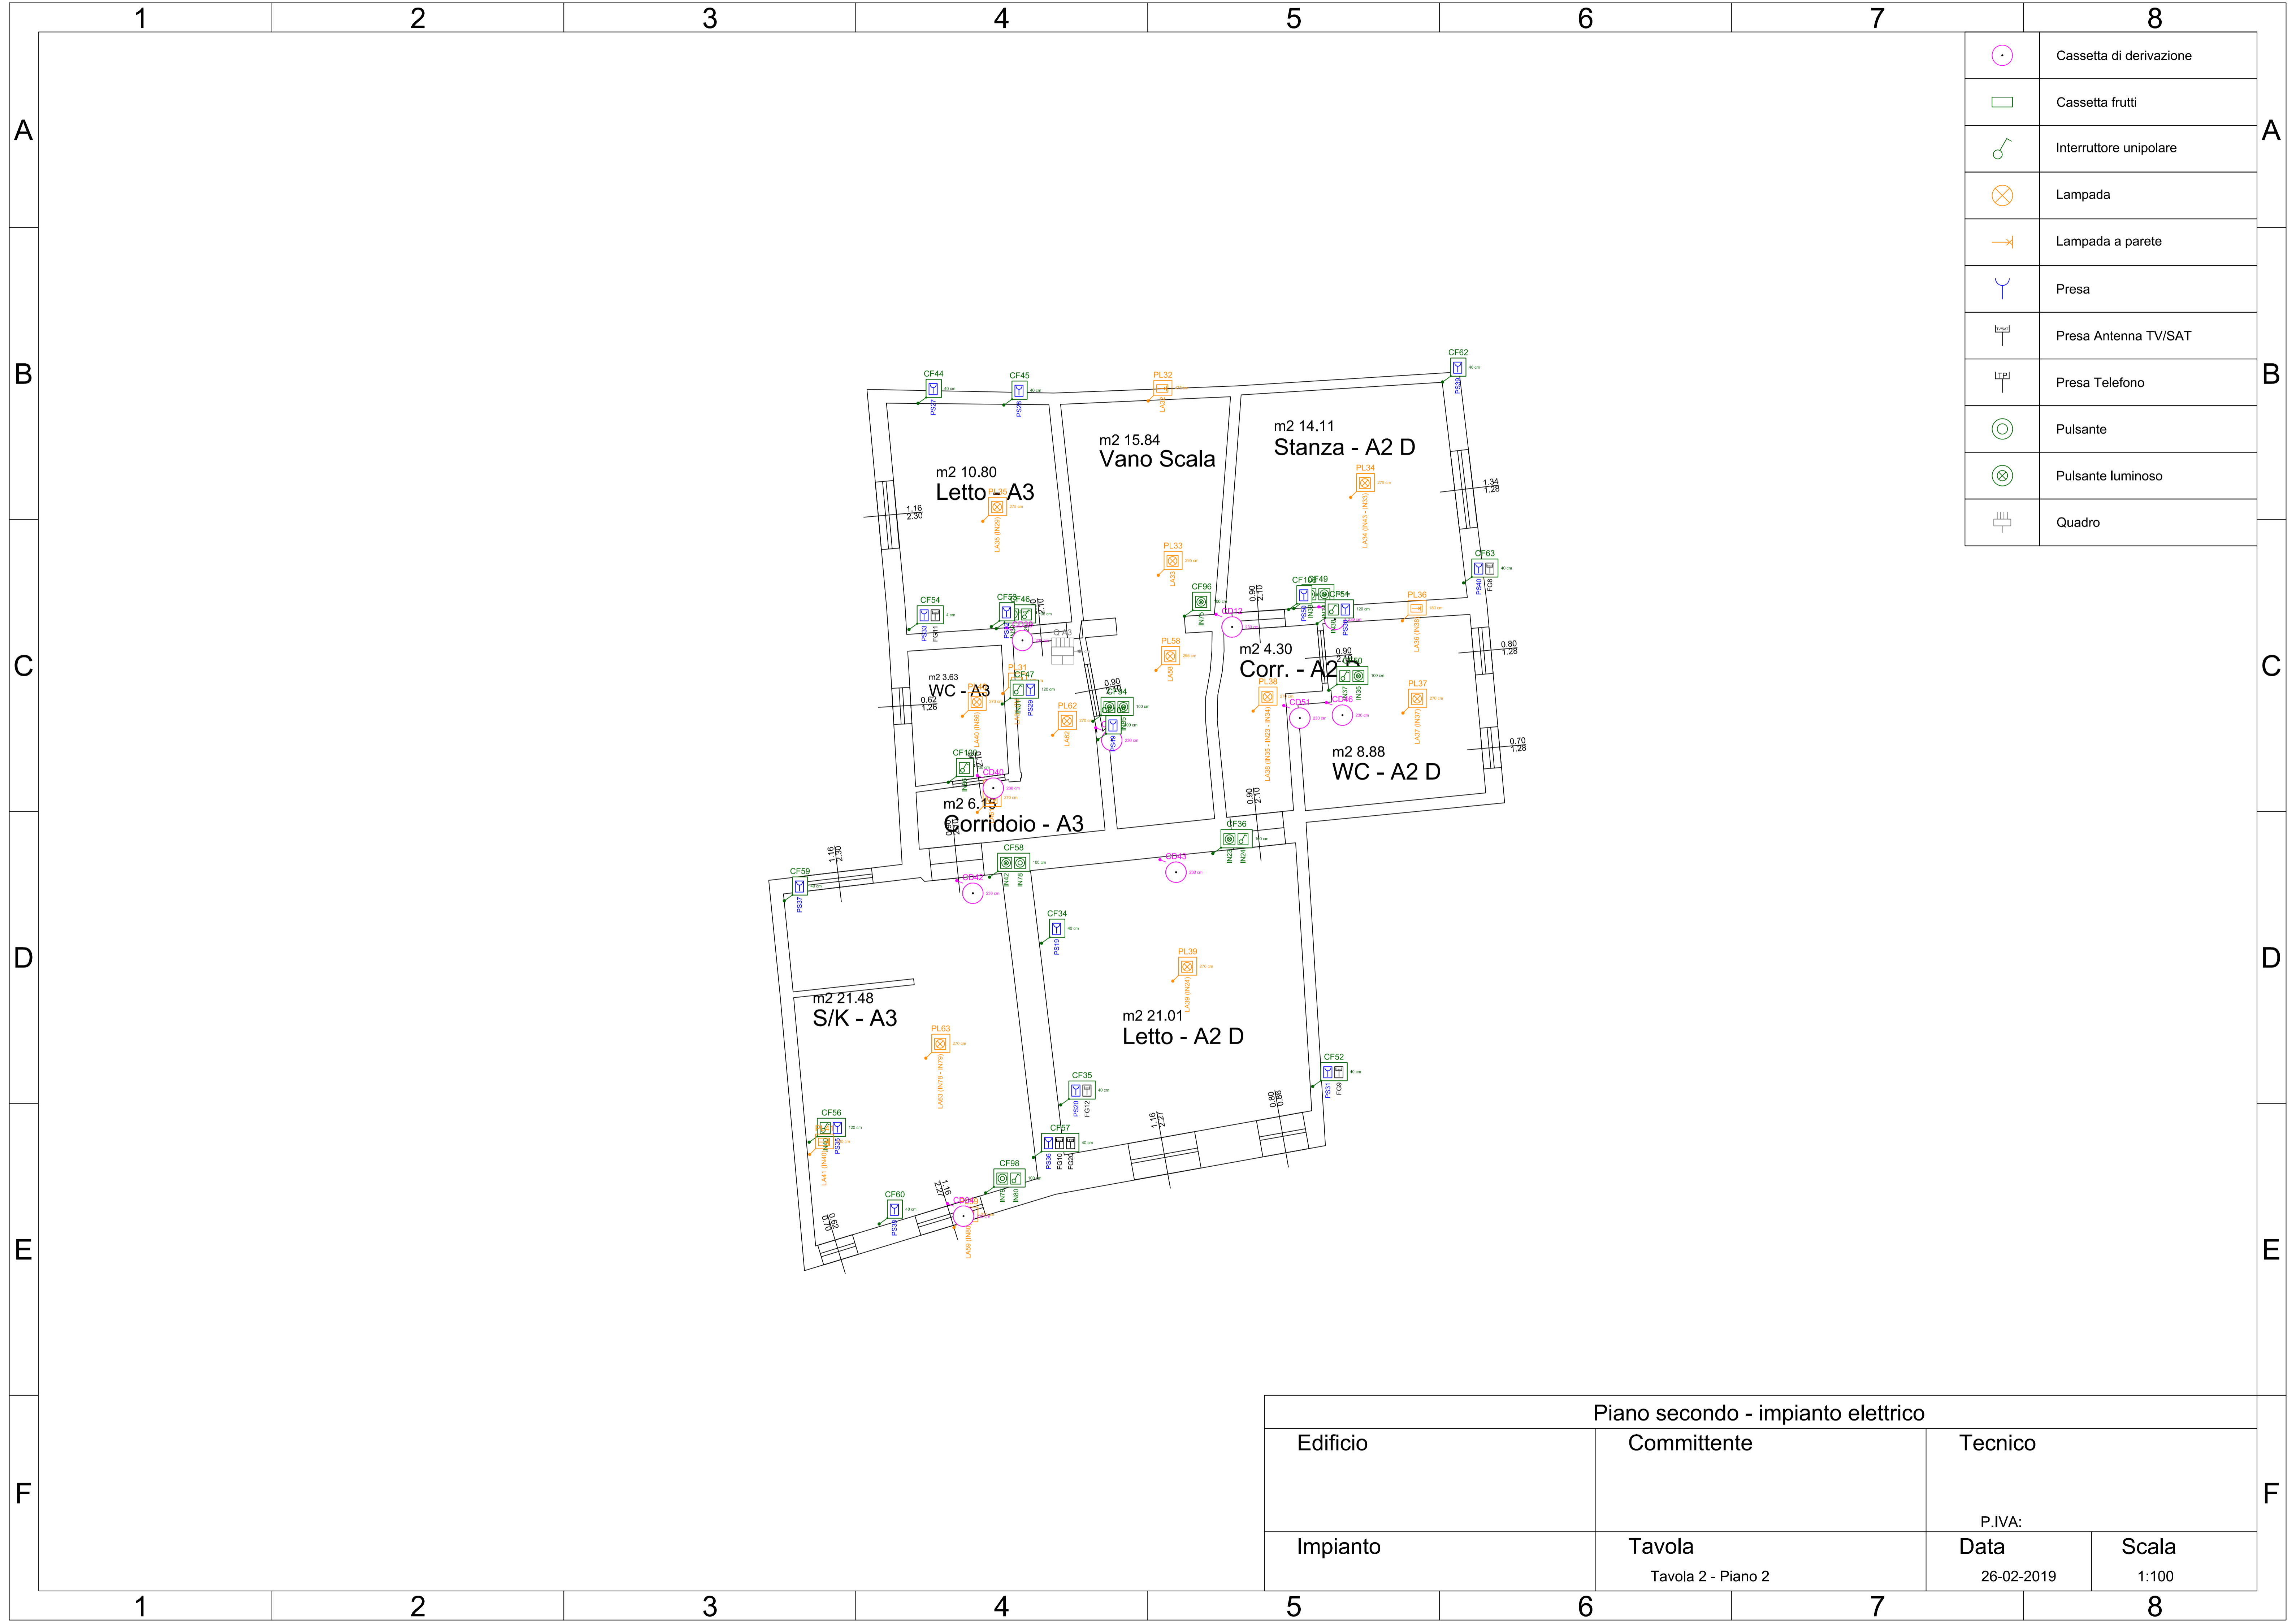

	Cassetta di derivazione
	Cassetta frutti
	Interruttore unipolare
	Lampada
	Lampada a parete
	Presa
	Presa Antenna TV/SAT
	Presa Telefono
	Pulsante
	Pulsante luminoso
	Quadro

Piano secondo - impianto elettrico			
Edificio	Committente	Tecnico	
Impianto	Tavola Tavola 2 - Piano 2	P.IVA: Data 26-02-2019	Scala 1:100

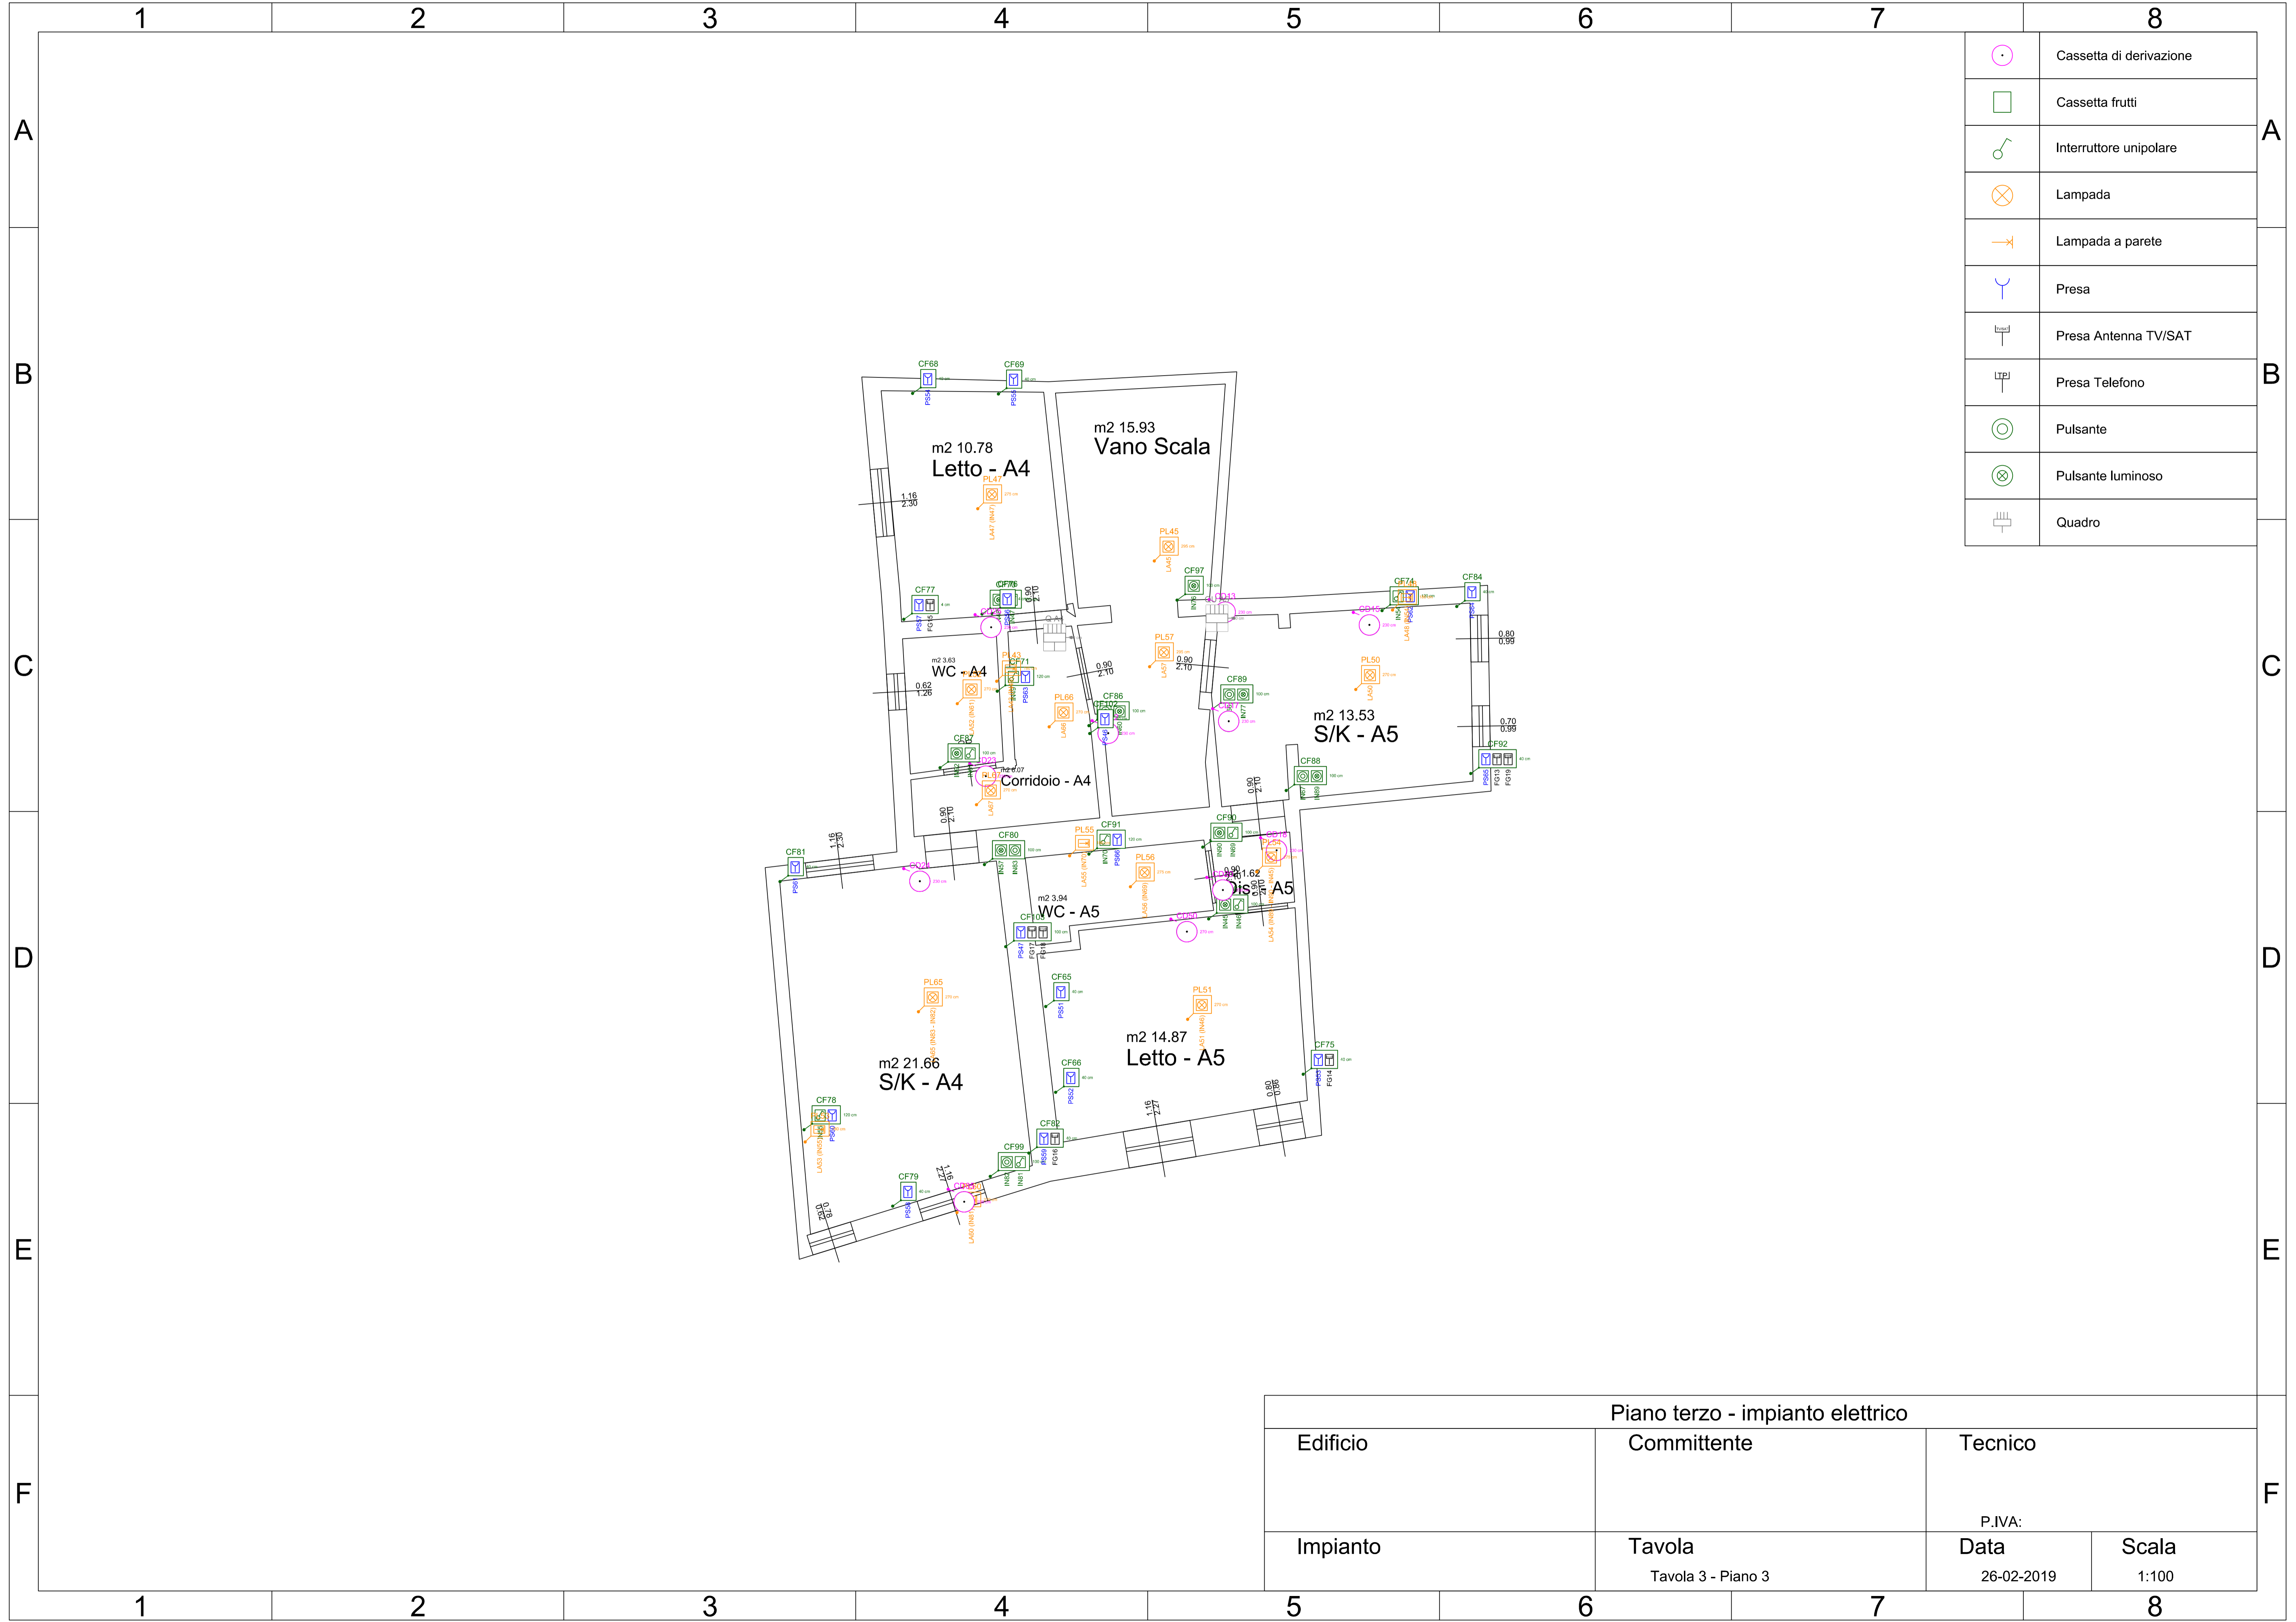

	Cassetta di derivazione
	Cassetta frutti
	Interruttore unipolare
	Lampada
	Lampada a parete
	Pres a
	Pres a Antenna TV/SAT
	Pres a Telefono
	Pulsante
	Pulsante luminoso
	Quadro

Piano terzo - impianto elettrico			
Edificio	Committente	Tecnico	
Impianto	Tavola Tavola 3 - Piano 3	P.IVA: Data 26-02-2019	Scala 1:100